

skala 1:25000

MAPA DO CELÓW PROJEKTOWYCH

w skali 1: 500

miejsowość: PRZASNYSZ

jednostka ewidencyjna: 142201_1 MIASTO PRZASNYSZ

obręb: 142201_1.0001 PRZASNYS

id.zgl.: G.6640.3.915.2018

Układ współrzędnych prostokątnych

XY: 2000 strefa 7

H: Kronsztadt'86

Mapa aktualizowana na obszarze oznaczonym kolorem żółtym

Wykonanie niniejszej mapy nie było poprzedzone ustaleniami dotyczącymi ewentualnych służebności gruntowych obciążających grunty położone w granicach projektowanej inwestycji budowlanej.


Data sporządzenia mapy: 03.10.2018r.

USŁUGI GEODEZYJNE
Jolanta Soliwodzka
ul. Żytnia 2b, 06-300 Przasnysz
NIP 7611523469; Reg. 38086019

Kierownik roboty

GEODETA UPRAWNIENY
 Świad. Głównego Geodety Krajowego nr 21915 zakres 1, 2
 Inż. Michał Daniel Soliwodzki
 06-300 Przasnysz, ul. Żyżela 2b
 Tel. 515 325 698

<p>Poświadczam, że, z niniejszego dokumentu został opracowany wycisk z wykładu z geodezyjnego i kartograficznego, których rezultaty zawiera operat techniczny wpisany do ewidencji materiałów państwowego zasobu geodezyjnego i kartograficznego</p> <p>Organ prowadzący państwowy zasób geodezyjny i kartograficzny</p> <p>Identyfikator ewidencyjny materiału zasobu - operatu technicznego</p> <p>Data wpisania operatu technicznego do ewidencji materiałnej zasobu</p> <p>Imię, nazwisko i podpis osoby reprezentującej organ</p>	<p>STAROSTA PRZASNYSKI</p> <p>P.1422. 2018. 955</p> <p>04.10.2018</p> <p>STAROSTA</p>
--	---

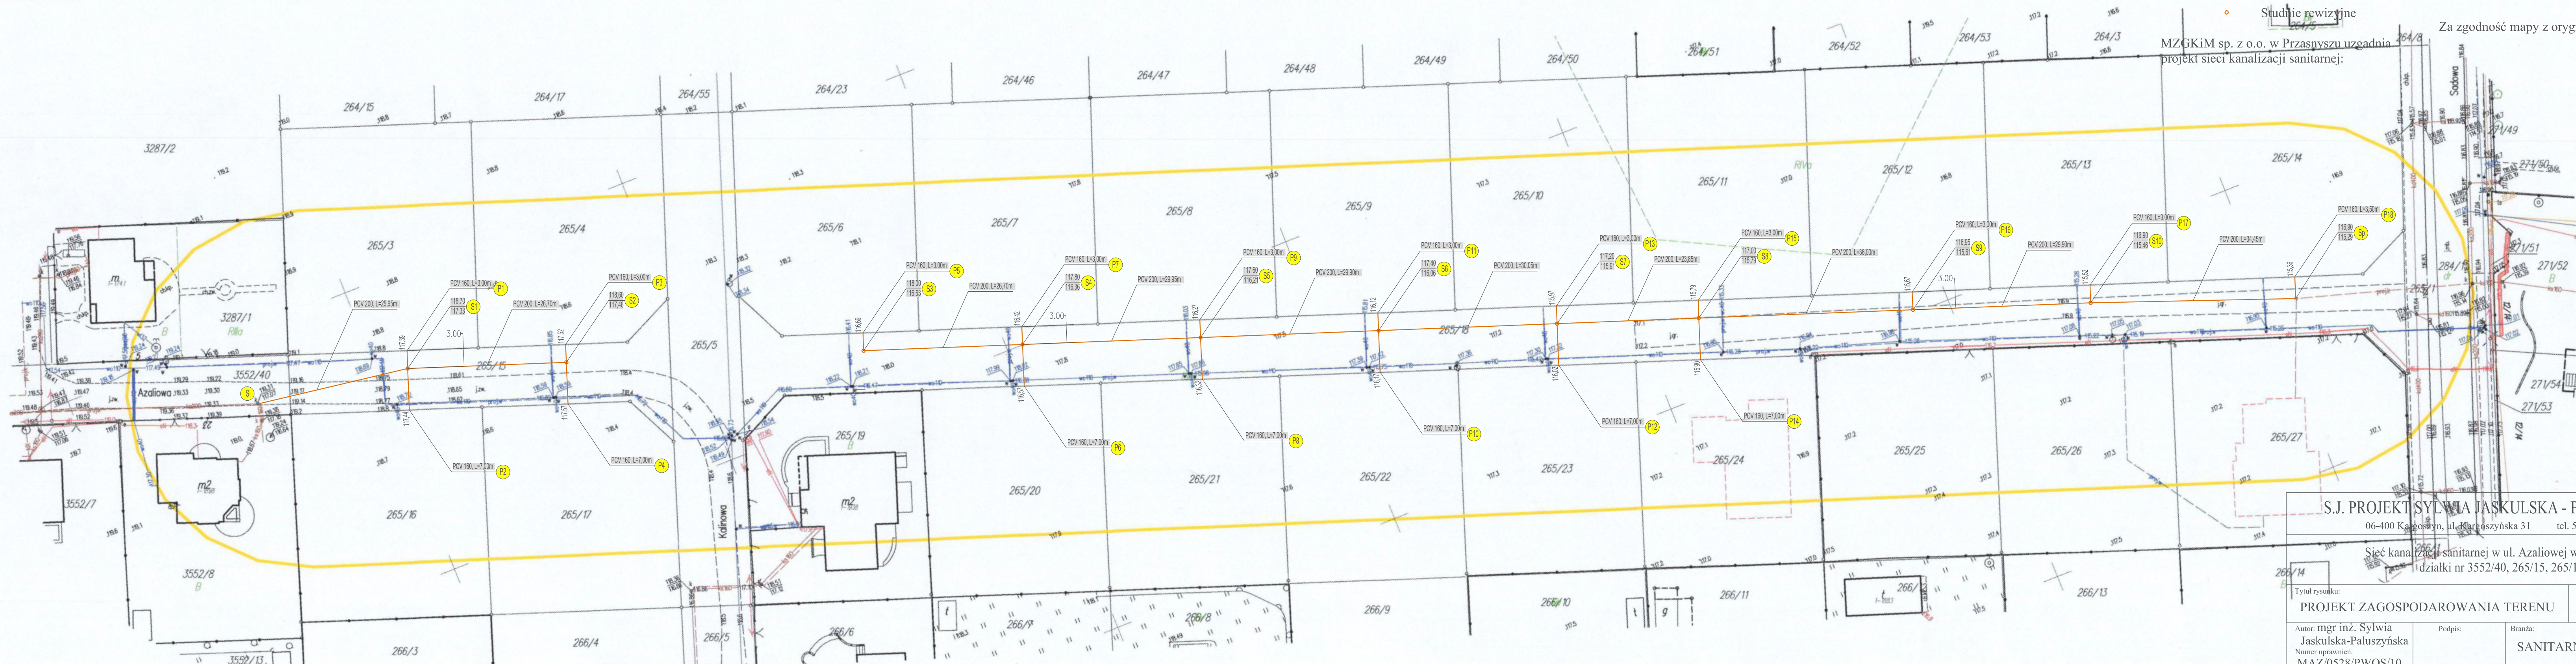

OZNACZENIA:

Projektowana sieć kanalizacji sanitarnej, długość: 372,95 m, w tym:
PCV200, L = 293,45 m
PCV160, L = 79,50 m

Studnie rewizyjne

MZGKiM sp. z o.o. w Przasnyszu uzgadnia
projekt sieci kanalizacji sanitarnej:

Za zgodność mapy z oryginałem

SI PROJEKT SYLWIA JASKULSKA - PAJUSZYŃSKA

06-400 Kargoszyn, ul. Kargoszyńska 31 tel. 501 194 91

Sieć kanalizacji sanitarnej w ul. Azaliowej w Przasnyszu
działki nr 3552/40, 265/15, 265/18

Tytuł rysunku

PROJEKT ZAGOSPODAROWANIA TERENU

	Rys. nr
--	---------

J	
---	--

	Skala:
--	--------

1: 500

Autor: mgr inż. Sylwia
Jaskulska-Paluszyńska
Numer uprawnień:
MAZ/0528/PWOS/10

Rodney

	Gray
--	------

SANITARN

	Date
--	------

wrzesień 2018 r.